


# RZUT PARTERU SKALA 1:100

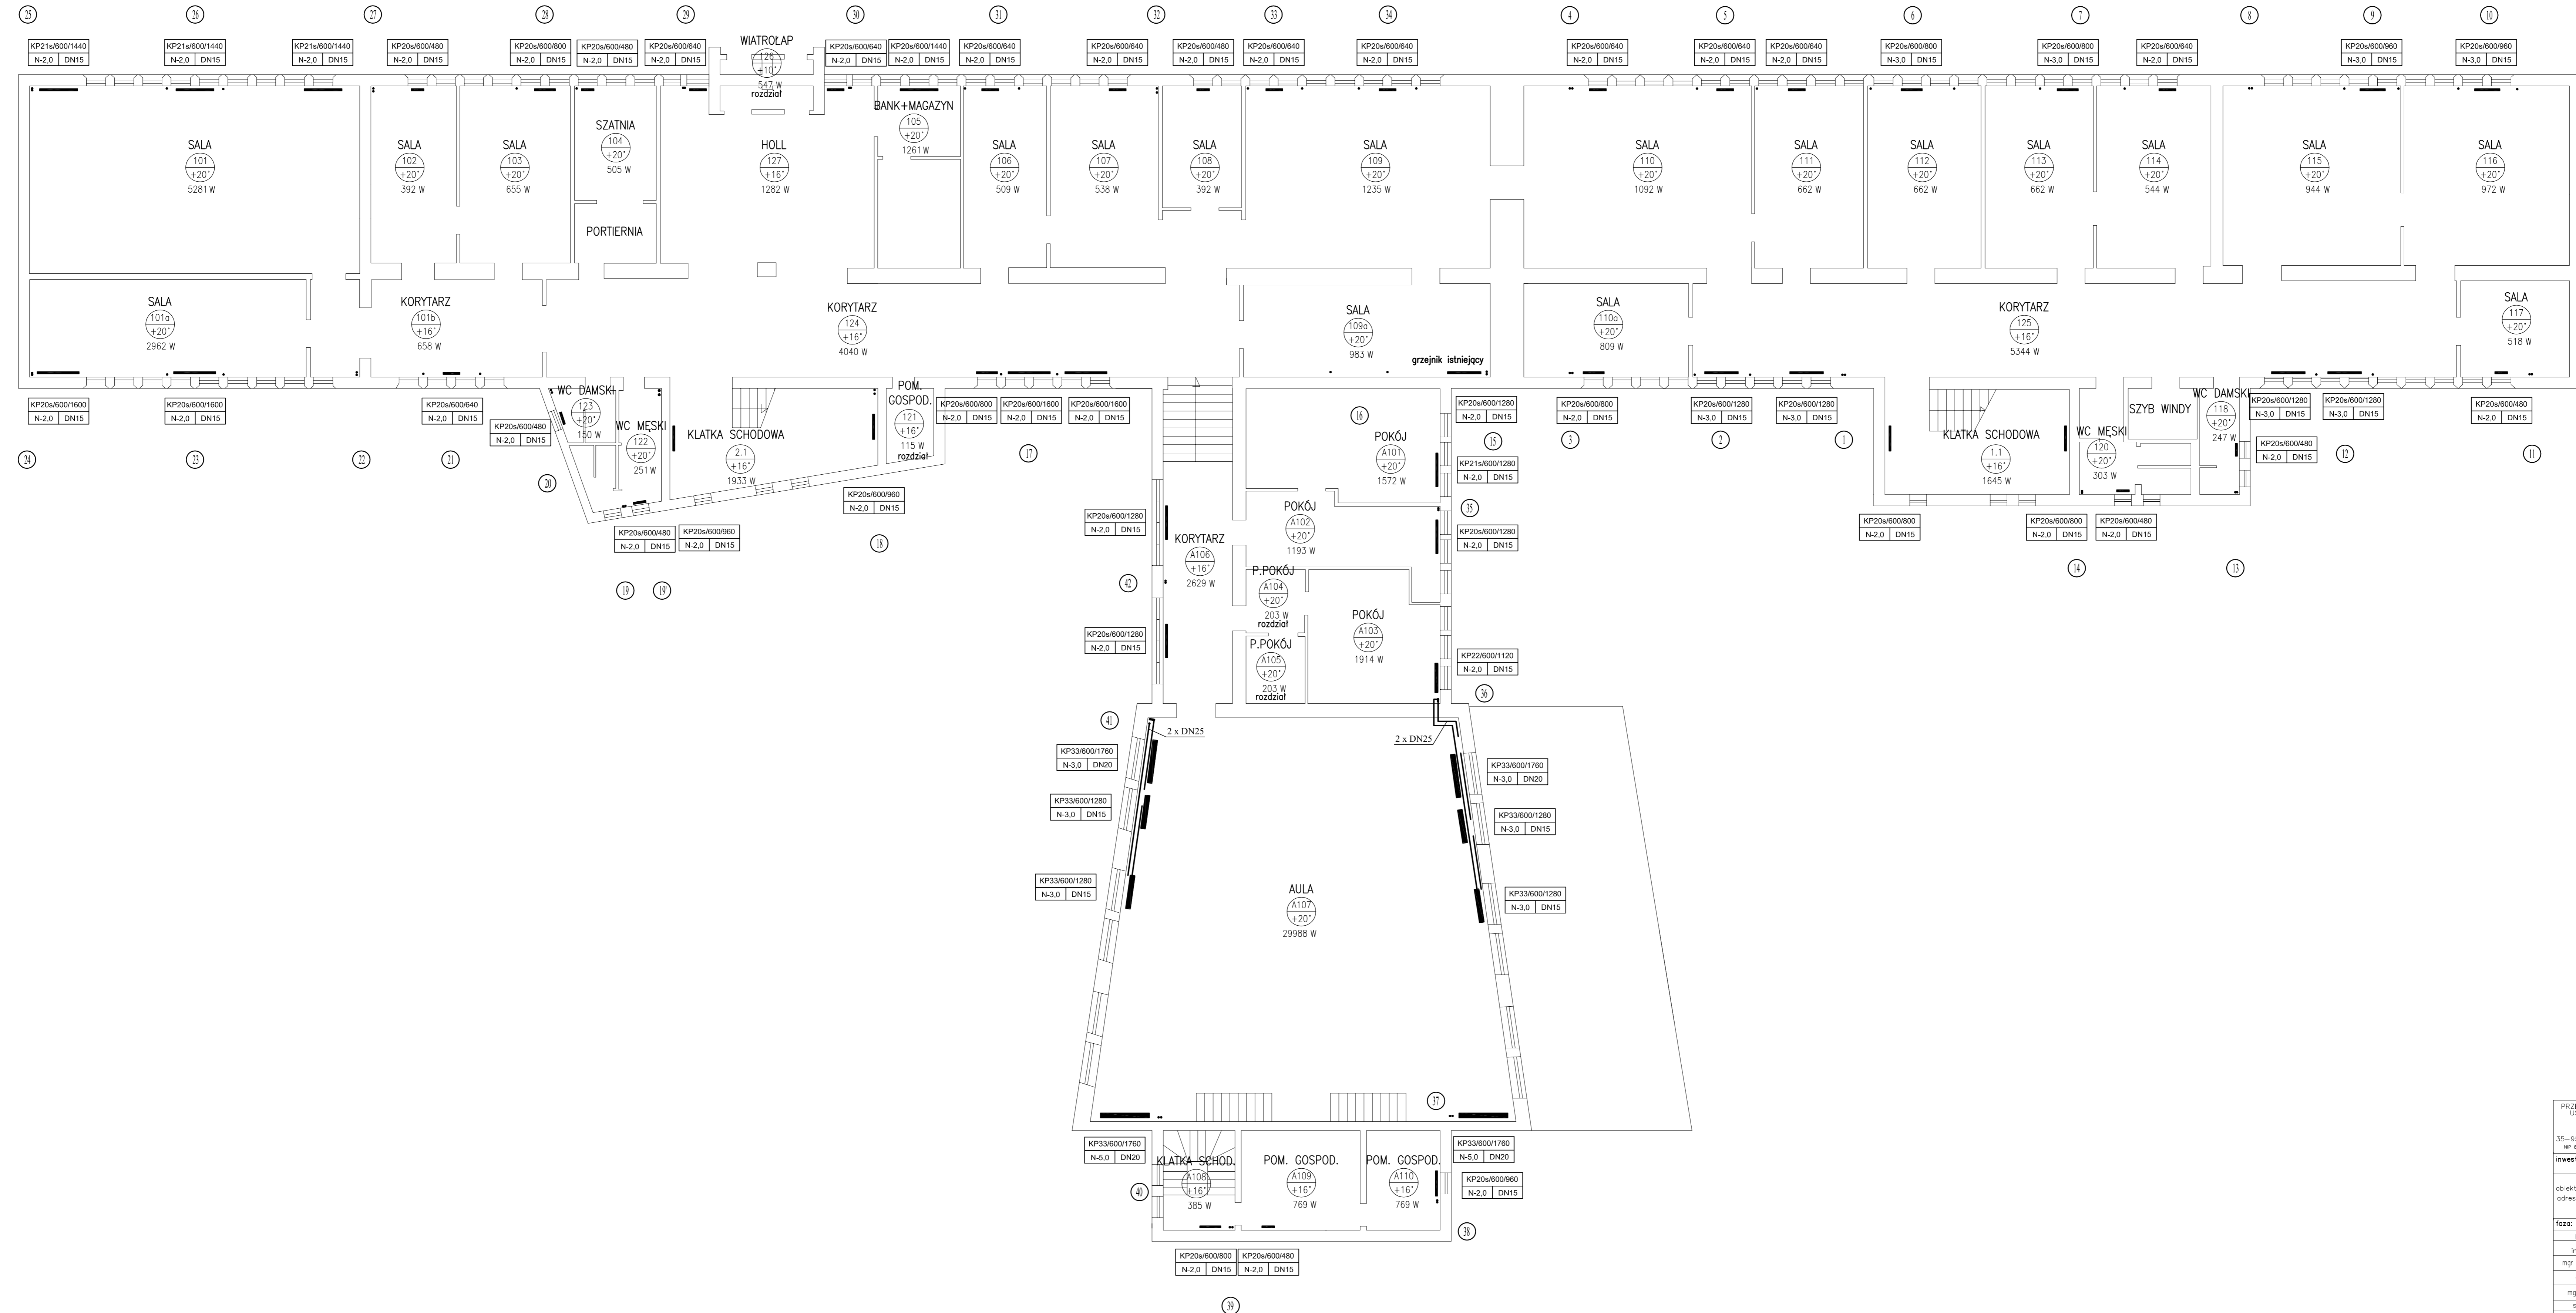

PRZEDSIĘBIORSTWO HANDLOWO USŁUGOWO PROJEKCYJNE <b>ERZY PROJEKCI</b>		<b>JP</b>
USŁUGI PROJEKTOWE 35-959 Rzeszów ul. Soborna 4/44 wp 43-046-14-14 tel. (071) 84 74 54		
inwestor:	Politechnika Rzeszowska im. Łukasiewicza 35-959 Rzeszów ul. W. Pola 2	
obiekt:	Budynek "A" Wydziału Elektrotechniki i Informatyki Politechniki Rzeszowskiej, ul. Wincentego Polki 2, dz. 1654/1 35-959 Rzeszów	
faza: PROJEKT WYKONAWCZY		
projektant:	upr:	podpis:
inst. sanitarna:		
mgr inż. Piotr Komenda	ANB-2-8346-90/99	
opracował:		
mgr inż. Piotr Guzik		
sprawdził:		
inż. Artur Płachociński	S 254/79	
skala: 1:100	rys: 3	



